




EL+0.000平面

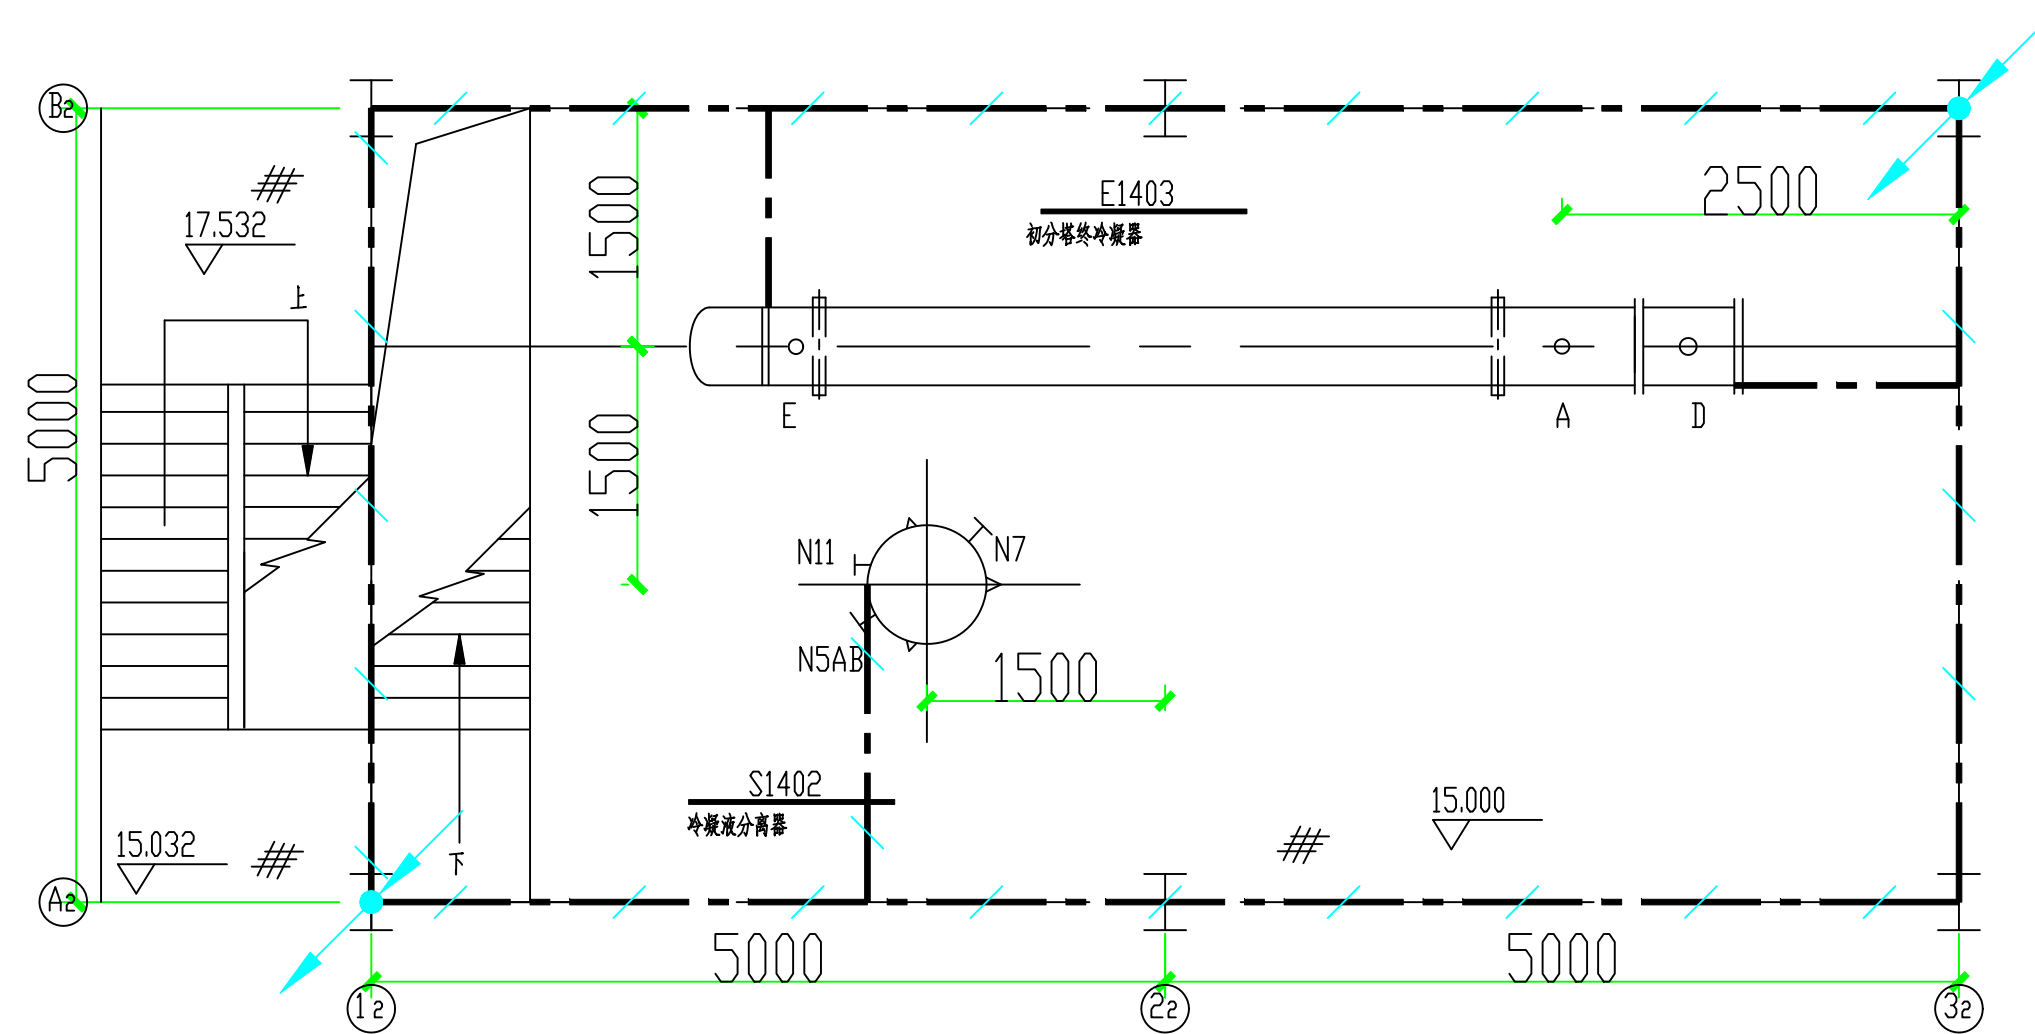

EL+15.000平面

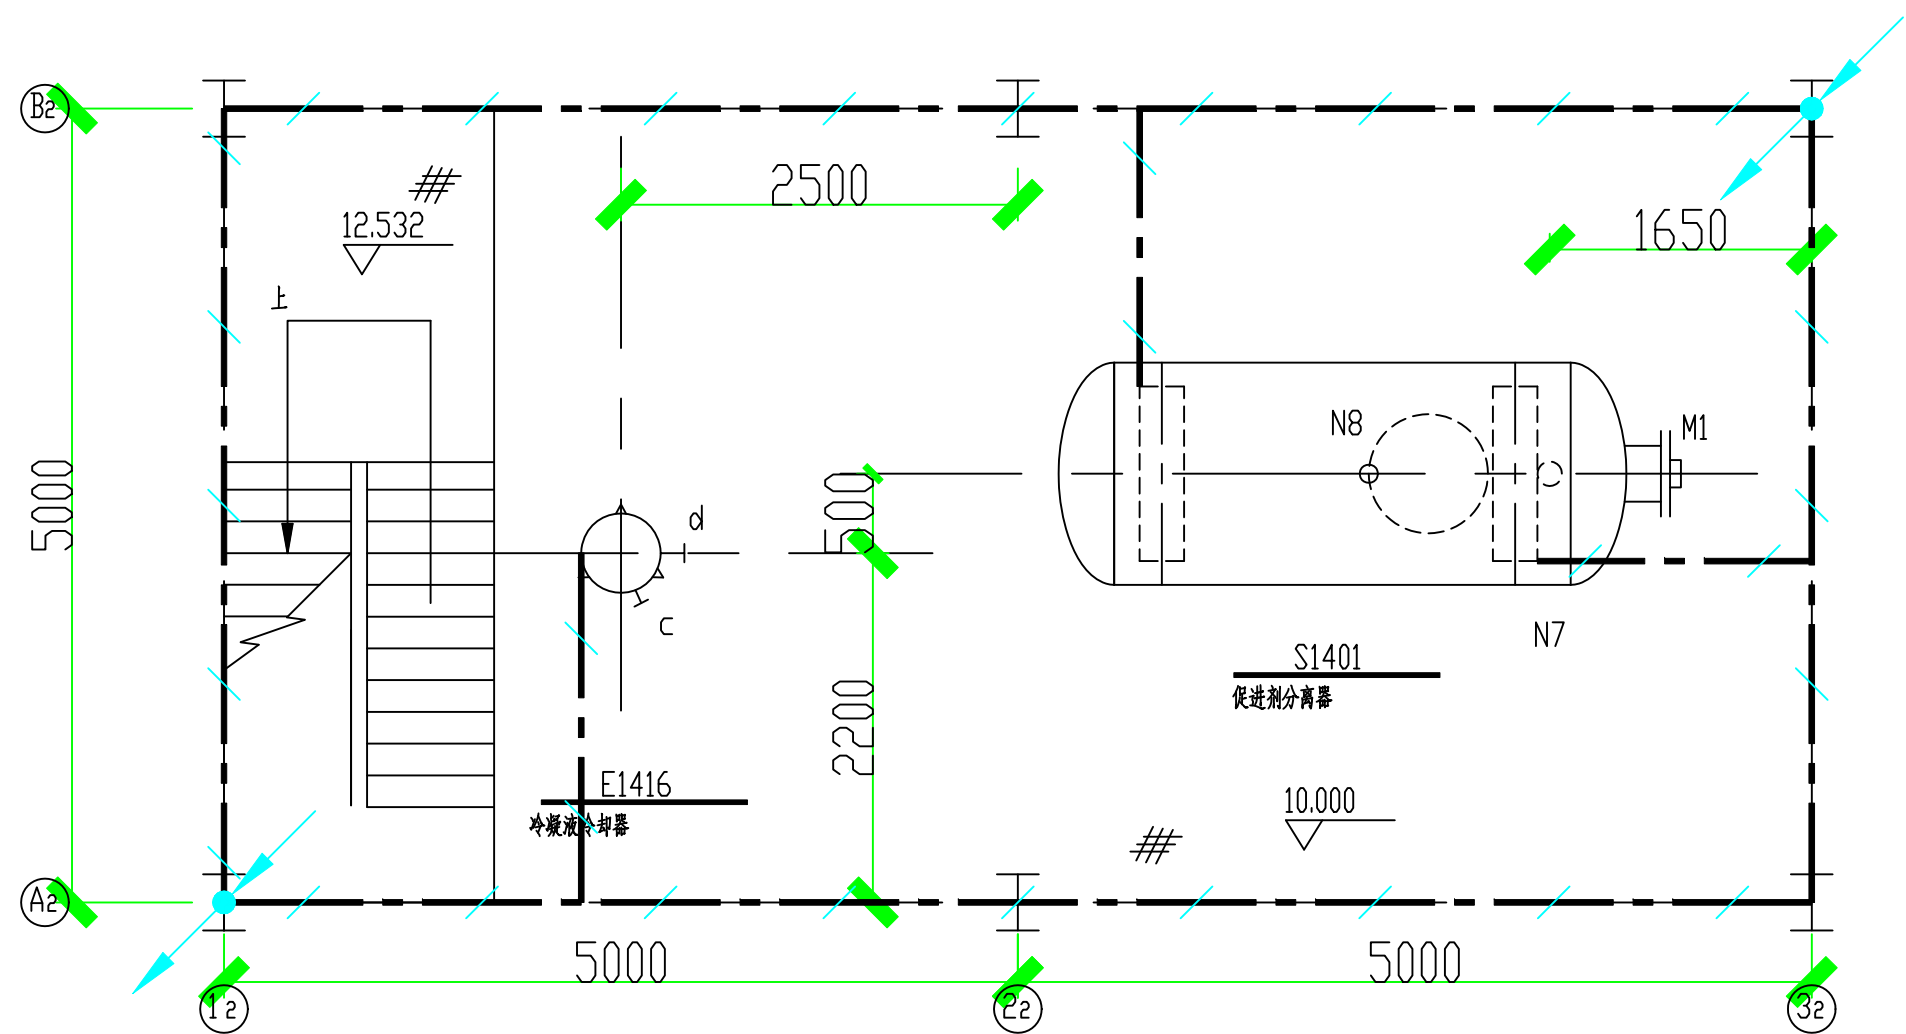

EL+10.000平面

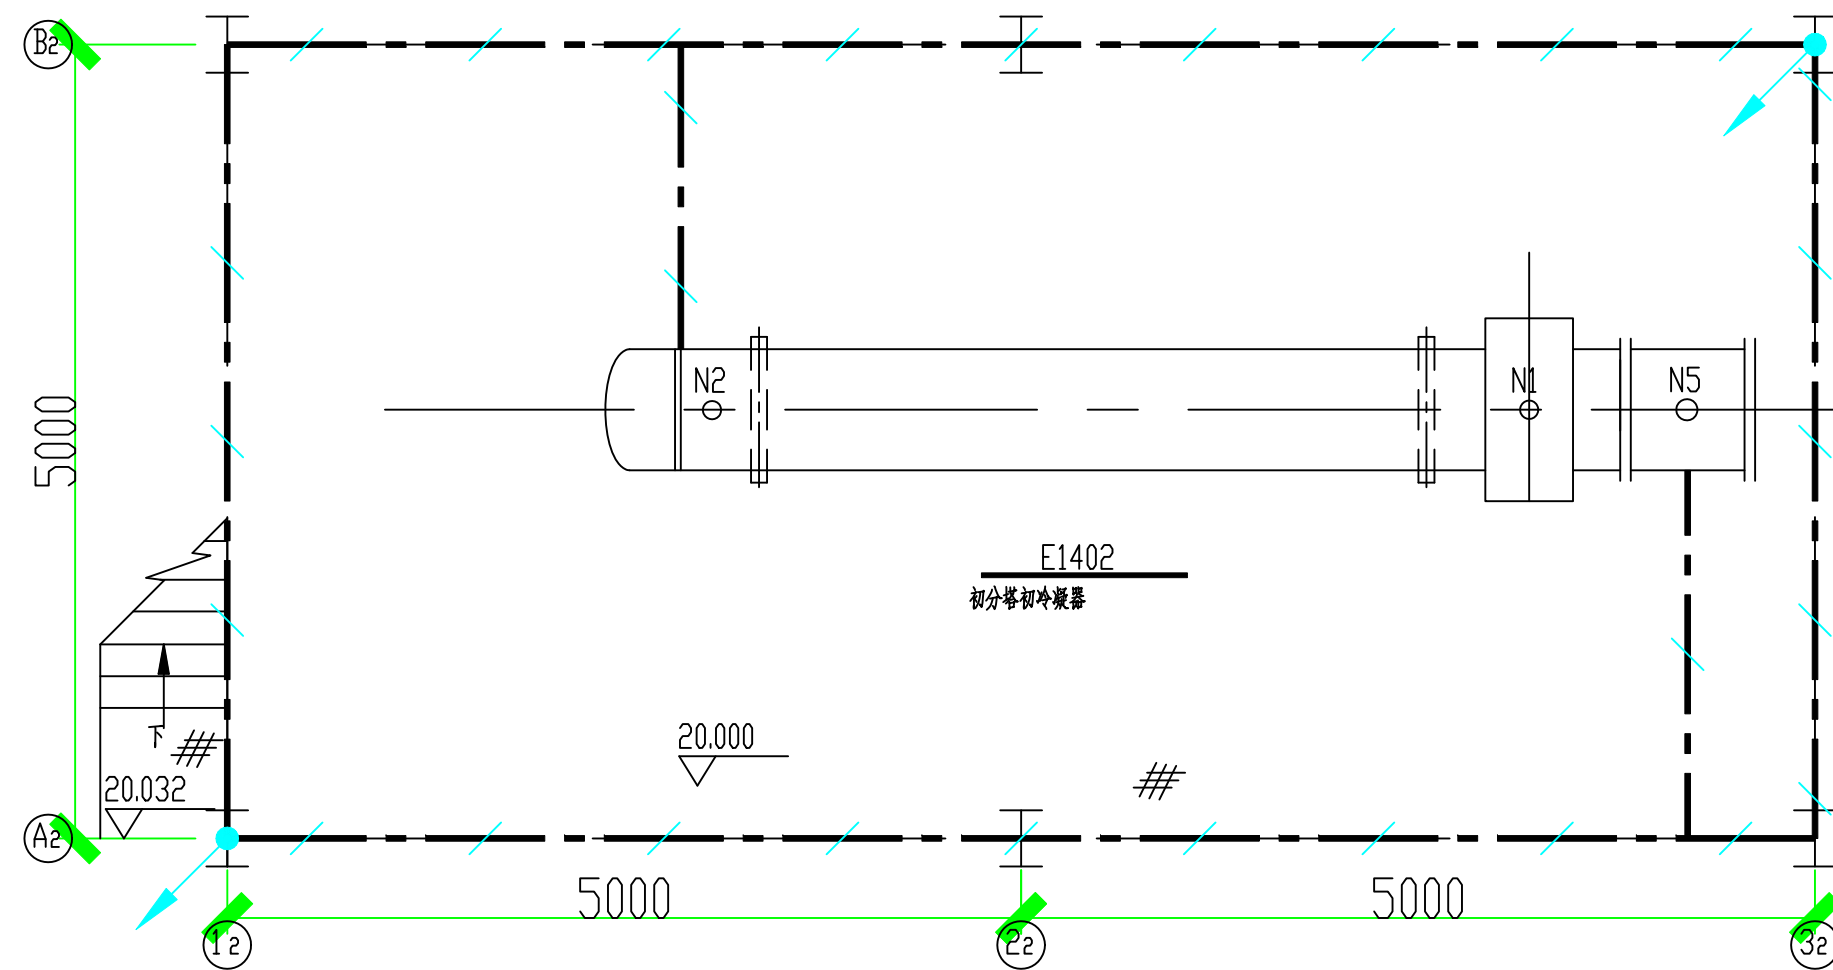

EL+20.000平面

注：本文件版权归SOPO所有？除非得到SOPO书面授权？否则本文件的任何内容均不得复制或透露给其他个人和团体或用于其他目的？ THIS DOCUMENT IS THE PROPERTY OF SOPO.NO PART OF THIS DOCUMENT SHALL BE REPRODUCED OR DISCLOSE PURPOSE WHATSOEVER EXCEPT WITH THE PRIOR WRITTEN PERMISSION OF SOPO.									
sodo		江苏索普工程科技有限公司 JiangSu SOPO Engineering Technology Co. Ltd.			2022 镇江 ZHENJIANG		江苏索普化工股份有限公司 醋酸一期技术改造项目		
设计 DESIGN			接地平面图 设备布置图标高(10.000,15.000, 20.000)平面 (2号框架)			主项名称 UNIT	成品工段		
校核 CHECK						设计阶段 PHASE	施工图		
审核 REVIEW						图号 DWG NO.	202201-14-14D05/0		
审定APPROVE									
专业 SPECI.	电气	版本 REV.	0	比例 SCALE	1:50	第 8 张 SHEET	8	共	