


电力
 热力
 通风
 给排水
 暖通
 电气
 工艺

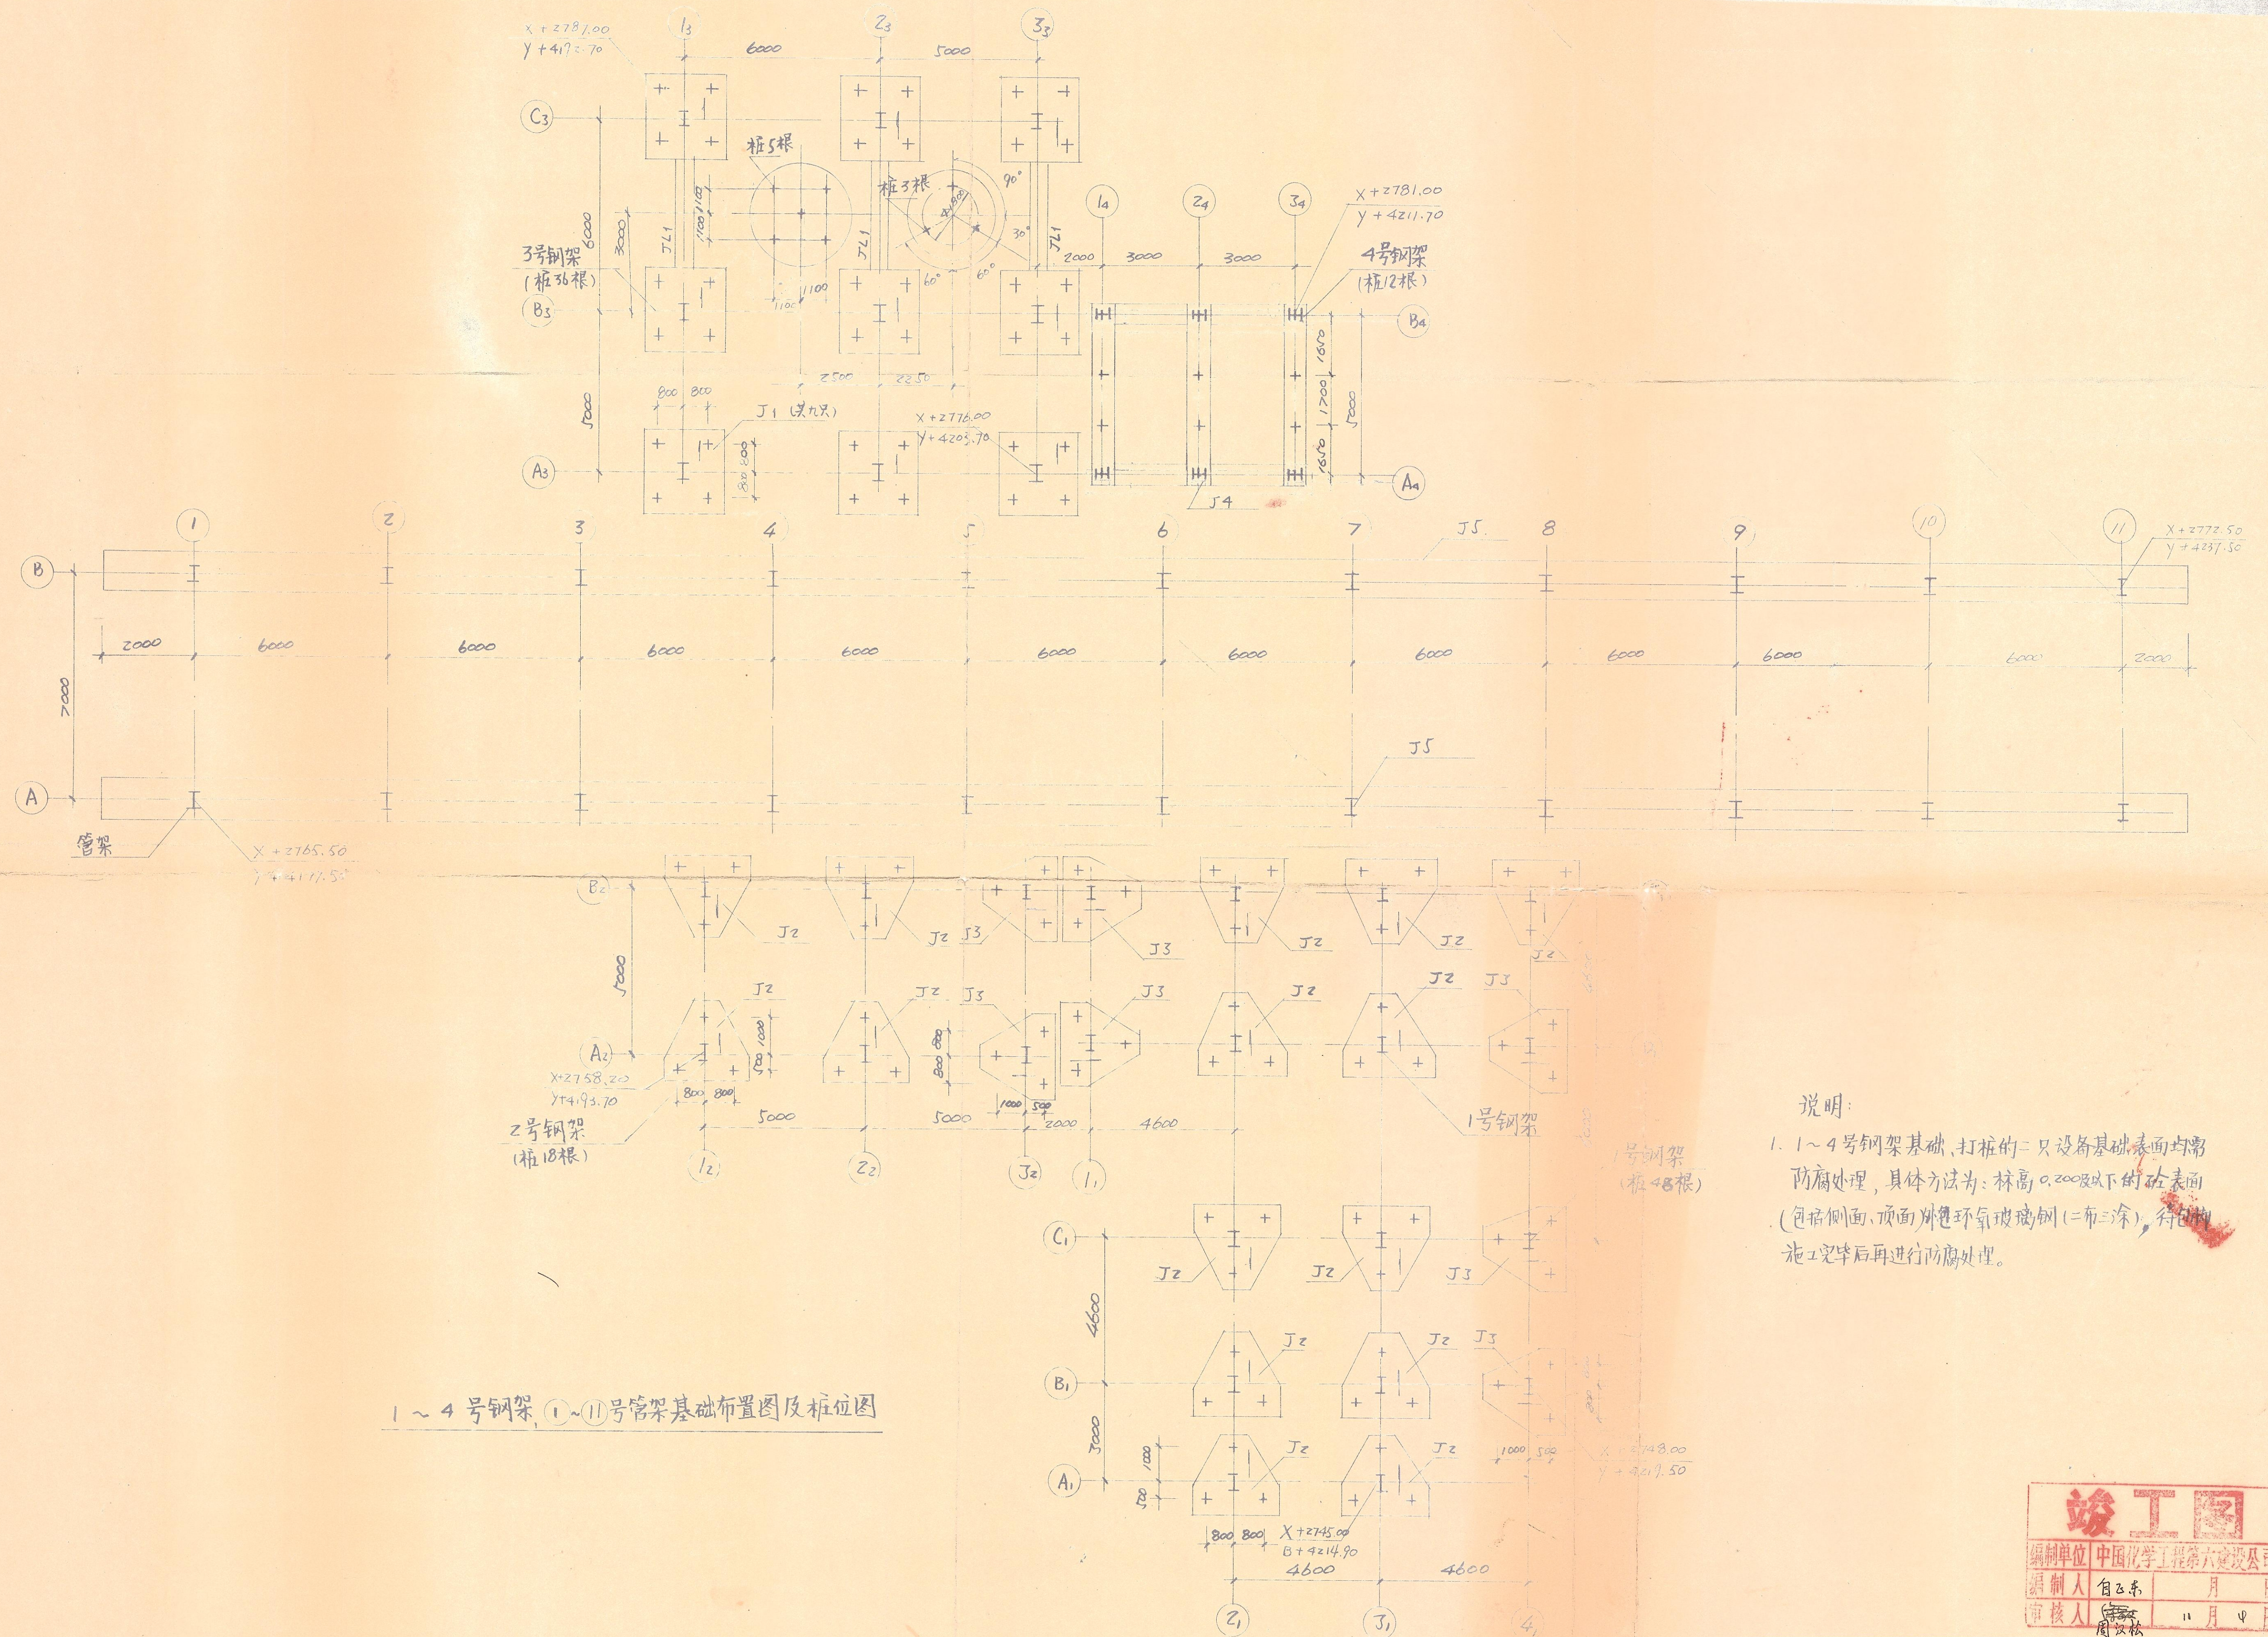

1~4号钢架, ①~⑪号管架基础布置图及桩位图

说明:
 1. 1~4号钢架基础, 打桩的三只设备基础表面均常防腐处理, 具体方法为: 标高0.200及以下的砼表面 (包括侧面、顶面) 涂环氧玻璃树脂 (二布三涂), 待防腐施工完毕后再进行防腐处理。

竣工图
 编制单位 中国化学工程第六建设有限公司
 编制人 自云东
 审核人 周国松
 日期 11月4日

上海化工设计院				镇江化工厂	工程号	9227
设计证书编号: 化设证甲字第1015号				921工程	主项号	10
批准	设计	95.6	西醋酸车间	图号	109-2	
审定	制图			设计日期	施工图	
审核	描图			校核	比例	

修改标志	修改日期	修改内容	修改人	校对人